

Załącznik do decyzji
z dnia 14.09.2006
znak WAB.7351/
o zatwierdzeniu projektu budowlanego
i pozwoleniu na budowę

INSPEKTOR

mgr inż. Urszula Koziarowska

Uzgodniono pod względem wymagań
higienicznych i zdrowotnych bez zastrzeżeń
(z zastrzeżeniami)

Data 22.07.06
Lp. 394/06
mgr inż. BOGUMILA OZOG
podpis

rzeczoznawca do spraw sanitarno - higienicznych
w zakresie budownictwa przemysłowego i ogólnego
bez służby zdrowia nr uprawnień 11-BP/O/93
Zam: Łódź, ul. Kasprzaka 10 m 14 tel. 51-56-74
Biuro: Łódź, Wojska Polskiego 5/61 tel. 55-64-97

Zaopiniowano pod względem zgodności z przepisami
bezpieczeństwa i higieny pracy oraz wymaganiami
ergonomii :
1) bez zastrzeżeń
2) z zastrzeżeniami wymienionymi w załączonej opinii

Data 22.07.06
Nr opinii 425/06
mgr inż. BOGUMILA OZOG
podpis

mgr inż. BOGUMILA OZOG
rzeczoznawca do spraw bezpieczeństwa i higieny pracy
nr upr. GJP 125/98 w grupach: 1.1, 1.2, 1.3, 1.4
zam. Łódź, ul. Kasprzaka 10 m 14, tel. 651-56-71
praca Łódź, ul. Wojska Polskiego 55/61, tel. 655-64-97

RZECZOZNAWCA DO SPRAW ZABEZPIECZENIA
PRZECIWPOŻAROWYCH

mgr inż. Maria Białek-Müller nr upr. 165/93
Łódź, dn. 13.07.2006
Zgodność projektu z wymaganiami
ochrony przeciwpożarowej
stwierdzam
bez uwag z uwagami

PRACOWNIA ARCHITEKTURY "ARX"
90-430 ŁÓDŹ ul. PIOTRKOWSKA 115/119

ZAMEK KAZIMIERZA WIELKIEGO W INOWŁODZU

PROJEKT BUDOWLANY ROZBUDOWY, ADAPTACJI
I CZĘŚCIOWEJ REKONSTRUKCJI RUIN ZAMKU


BRANŻA INSTALACJA WENTYLACJI MECHANICZNEJ

PRZEDMIOT RYSUNKU RZUT PARTERU Skala 1:100
Nr rys. 2


Projektował : mgr inż. Włodzimierz Kępczyński
upr. bud. nr 287/86/WŁ. - INSTAL. SANIT.

Sprawił : inż. Jerzy Maciaszek
upr. bud. nr 148/65 - INSTAL. SANIT.

Data 07.2006
Ar. 8

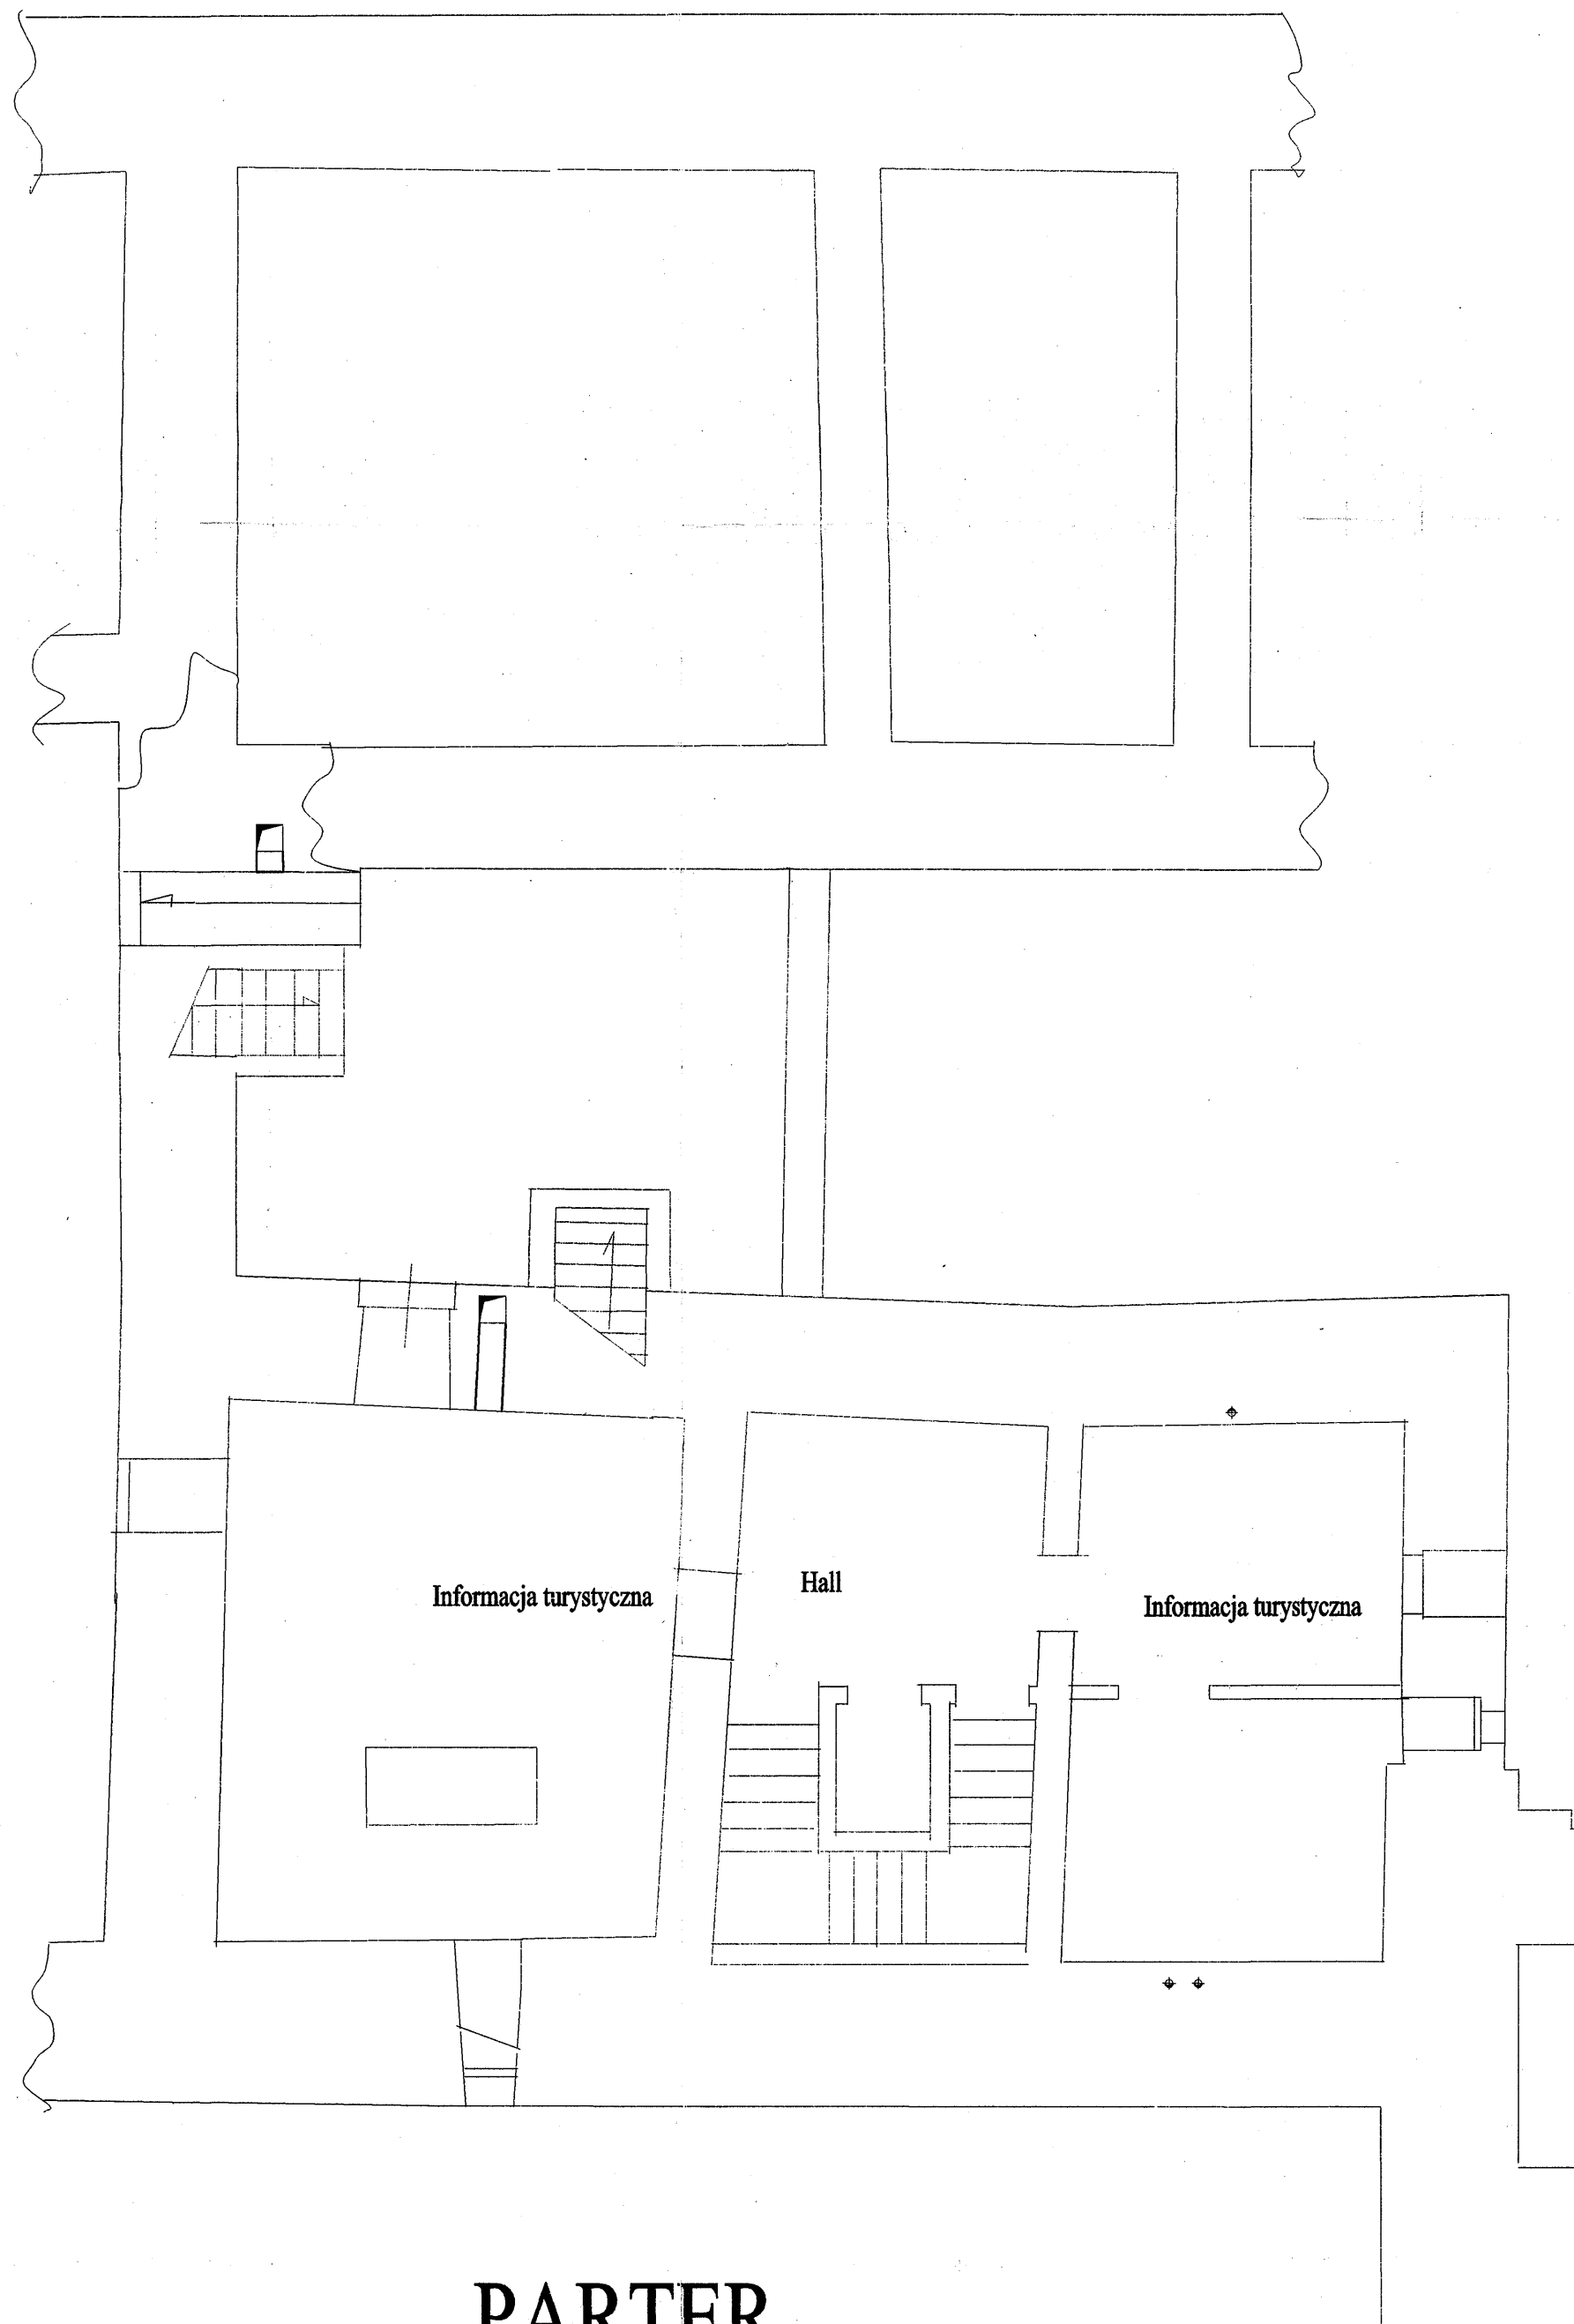

PARTER

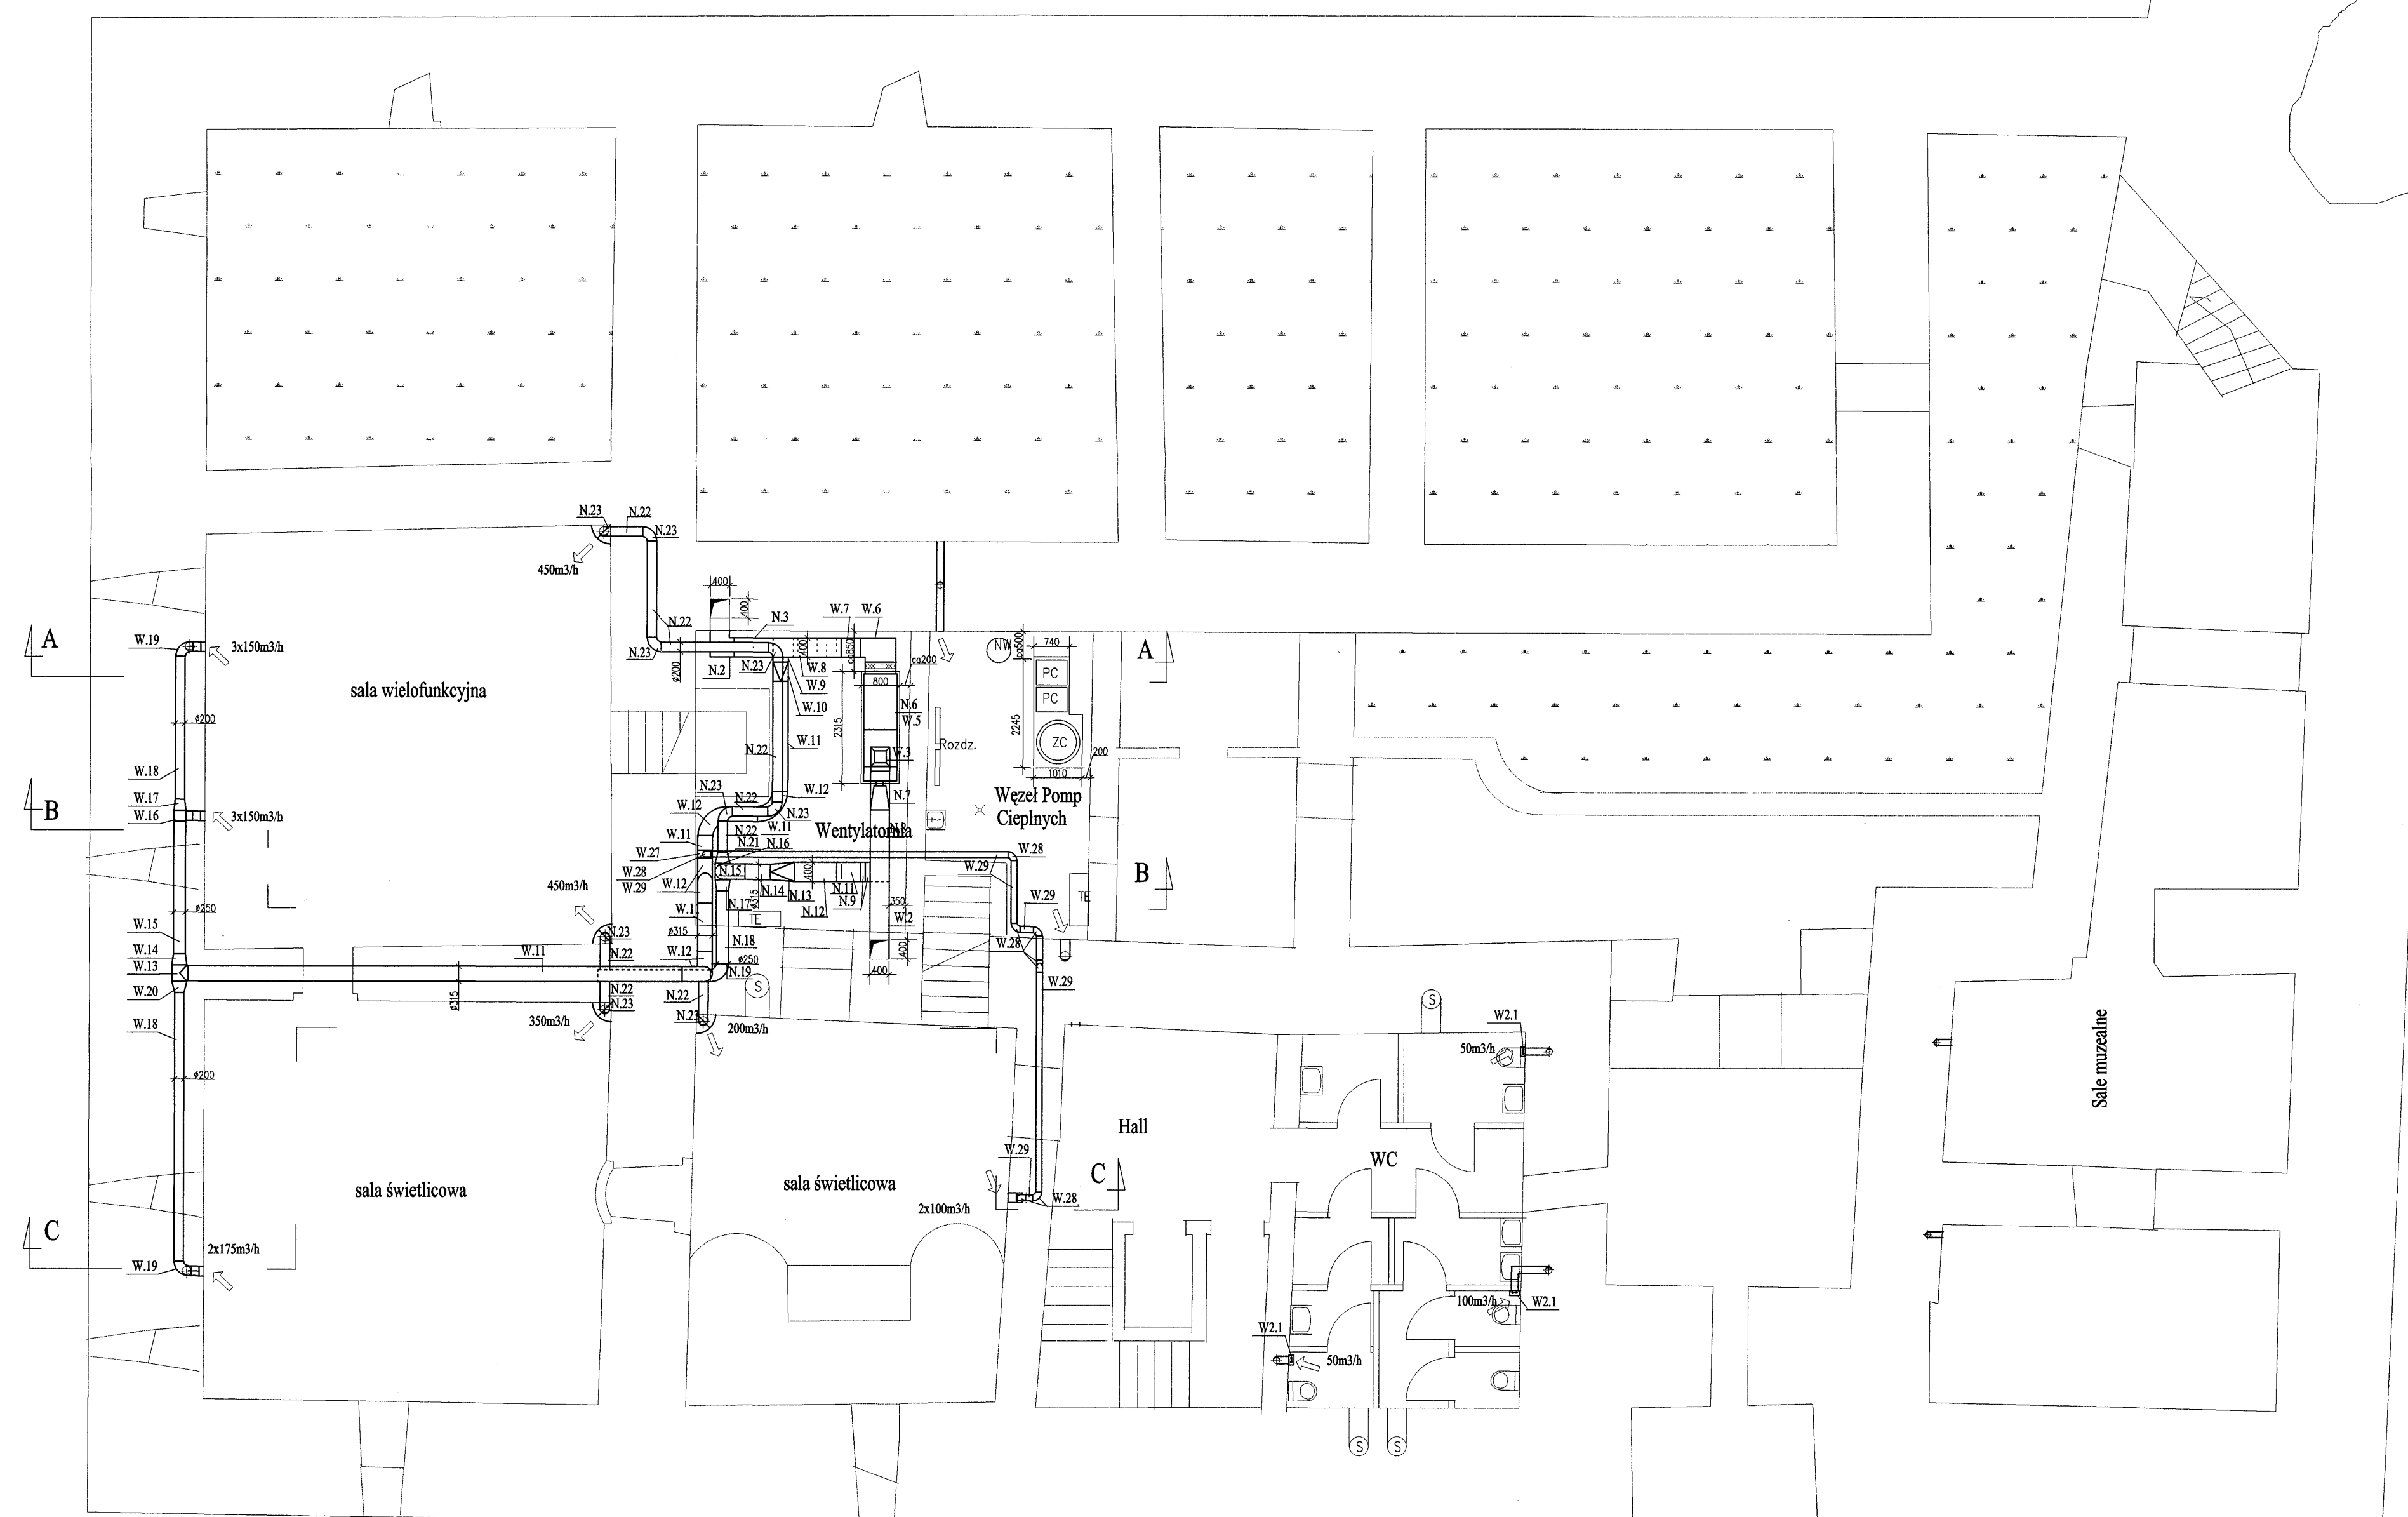

PRZYZIEMIE

PRACOWNIA ARCHITEKTURY "ARX" 90-430 ŁÓDŹ ul. PIOTRKOWSKA 115/119	
ZAMEK KAZIMIERZA WIELKIEGO W INOWŁODZU	
PROJEKT BUDOWLANY ROZBUDOWY, ADAPTACJI I CZĘŚCIOWEJ REKONSTRUKCJI RUIN ZAMKU	
BRANŻA	INSTALACJA WENTYLACJI MECHANICZNEJ
PRZEDMIOT RYSUNKU	RZUT PRZYZIEMIA
Projektował: mgr inż. Włodzisław Kępczyński upr. bud. nr 287/86/WŁ - INSTAL. SANIT.	Skala 1:100 Nr rys.3
Sprawdził: inż. Jerzy Maciaszek upr. bud. nr 148/65 - INSTAL. SANIT.	Data 07.2006 Str. 9